


QUADRO DE CARGA - ILUMINAÇÃO SALA 01								
CIRCUITO	QUANT. PONTO	FASE (S)			POTÊNCIA (VA)	CORRENTE (A)	TENSÃO (V)	DISJUNTOR (A)
nº	LUZ	R	S	T				
L1	03	120			108	0,94	127V	1x10
TOTAIS								SISTEMA: TRIFASICO
CARGA TOTAL: 120		CORRENTE: 0,31		AMPERES/DEMANDA: 0,85		DISJUNTOR: 3x16		

I = 120 / (220 x 1,73 x 1 x 1)

I = 120 / 127

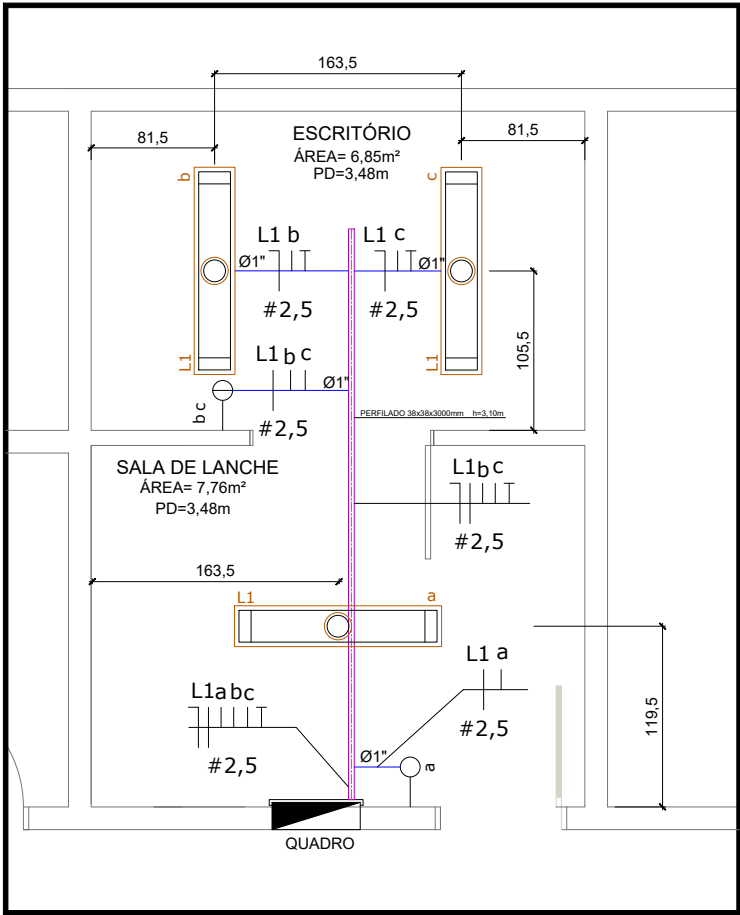

PLANTA BAIXA DE ILUMINAÇÃO
ESCALA 1/50

LEGENDA ELÉTRICA			
FIAÇÃO:			
	- CONDUTOR TERRA		- RETORNO PARALELO (TIPO HOTEL)
	- CONDUTOR FASE		F- CIRCUITO DE FORÇA
	- CONDUTOR NEUTRO		E- CIRCUITO DE EMERGÊNCIA
	- RETORNO FASE		
COR DA FIAÇÃO:		TUBULAÇÕES:	
- FASE - VERMELHO			ELETRODUTO EMBUTIDO NO TETO OU PAREDE
- NEUTRO - AZUL			ELETRODUTO APARENTE FIXADO EM ACIMA DO FORRO
- ATERRAMENTO - VERDE			ELETRODUTO APARENTE FIXADO EM PAREDE OU LAJE
- RETORNO - PRETO			
- EMERGÊNCIA - AMARELO			
DIVERSOS			
	CAIXA DE PASSAGEM - 150X150 ILUMINAÇÃO CAIXA DE PASSAGEM - 200X200 FORÇA		QUADRO ELÉTRICO 
	CANALETA APARENTE - 73x25mm Altura indicada		

LEGENDA ELÉTRICA - ILUMINAÇÃO	
SIMBOLOGIA	
	- LUMINÁRIA FLUORESCENTE DE SOBREPÓ CORPO: CHAPA DE AÇO PINTADA ELETROSTÁTICA PÓ - REFLETOR: FACETADO EM ALUMÍNIO ANODIZADO BRILHANTE DE ALTA REFLETÂNCIA E ALTA PUREZA (99,85%). - TIPO DE LÂMPADA: 2x16 Watts, FLUORESCENTE - REF.: RESMINI LUMINÁRIAS - R 570
	- LUMINÁRIA FLUORESCENTE DE SOBREPÓ CORPO: CHAPA DE AÇO PINTADA ELETROSTÁTICA PÓ - REFLETOR: FACETADO EM ALUMÍNIO ANODIZADO BRILHANTE DE ALTA REFLETÂNCIA E ALTA PUREZA (99,85%). - TIPO DE LÂMPADA: 2x32 Watts, FLUORESCENTE - REF.: RESMINI LUMINÁRIAS - R 570
INTERRUPTORES:	
SIMBOLOGIA	
	-INTERRUPTOR SIMPLES -10A - 1,20m DO PISO CAIXA 2X4"RETANGULAR
	-INTERRUPTOR DUPLO -10A - 1,20m DO PISO CAIXA 2X4"RETANGULAR
	-INTERRUPTOR TRIPLO -10A - 1,20m DO PISO CAIXA 2X4"RETANGULAR
	-INTERRUPTOR PARALÉLO (TIPO HOTEL) -10A 1,20m DO PISO CAIXA 2X4"RETANGULAR

OBSERVAÇÕES:
1 - CONFERIR MEDIDAS NO LOCAL;

03				
02				
01				
REVISÃO:	DATA:	DESCRIÇÃO DA REVISÃO:	ELABORADO POR:	APROVADO POR:
CÓDIGOS DE EMISSÃO (CE): EP = ESTUDO PRELIMINAR PB = PROJETO BÁSICO PE = PROJETO EXECUTIVO VISA = PROJETO APROVAÇÃO NA VIGILÂNCIA SANITÁRIA EVU = PROJETO DE ESTUDO DE VIABILIDADE URBANA PREF = PROJETO PARA APROVAÇÃO NA PREFEITURA SMAM = PROJETO PARA APROVAÇÃO NA SECRETARIA DO MEIO AMBIENTE				
COORDENADORIA DE ENGENHARIA E MANUTENÇÃO SERVIÇO DE ENGENHARIA PREDIAL E EDIFICAÇÕES				
LOCAL:		NÚMERO DO PROJETO:	DESENHO:	
HCPA			WAGNER	
		EXPEDIENTE ÚNICO:	DATA:	
			23/05/2025	
RESPONSÁVEIS:		ESCALA:	1/50	
		CE:	PE	
PROJETO:		PRANCHA:	IE	
PROJETO DE:			01	02
Concurso Projetista 2025 Elétrico 2025 PLANTA BAIXA - ILUMINAÇÃO				

